



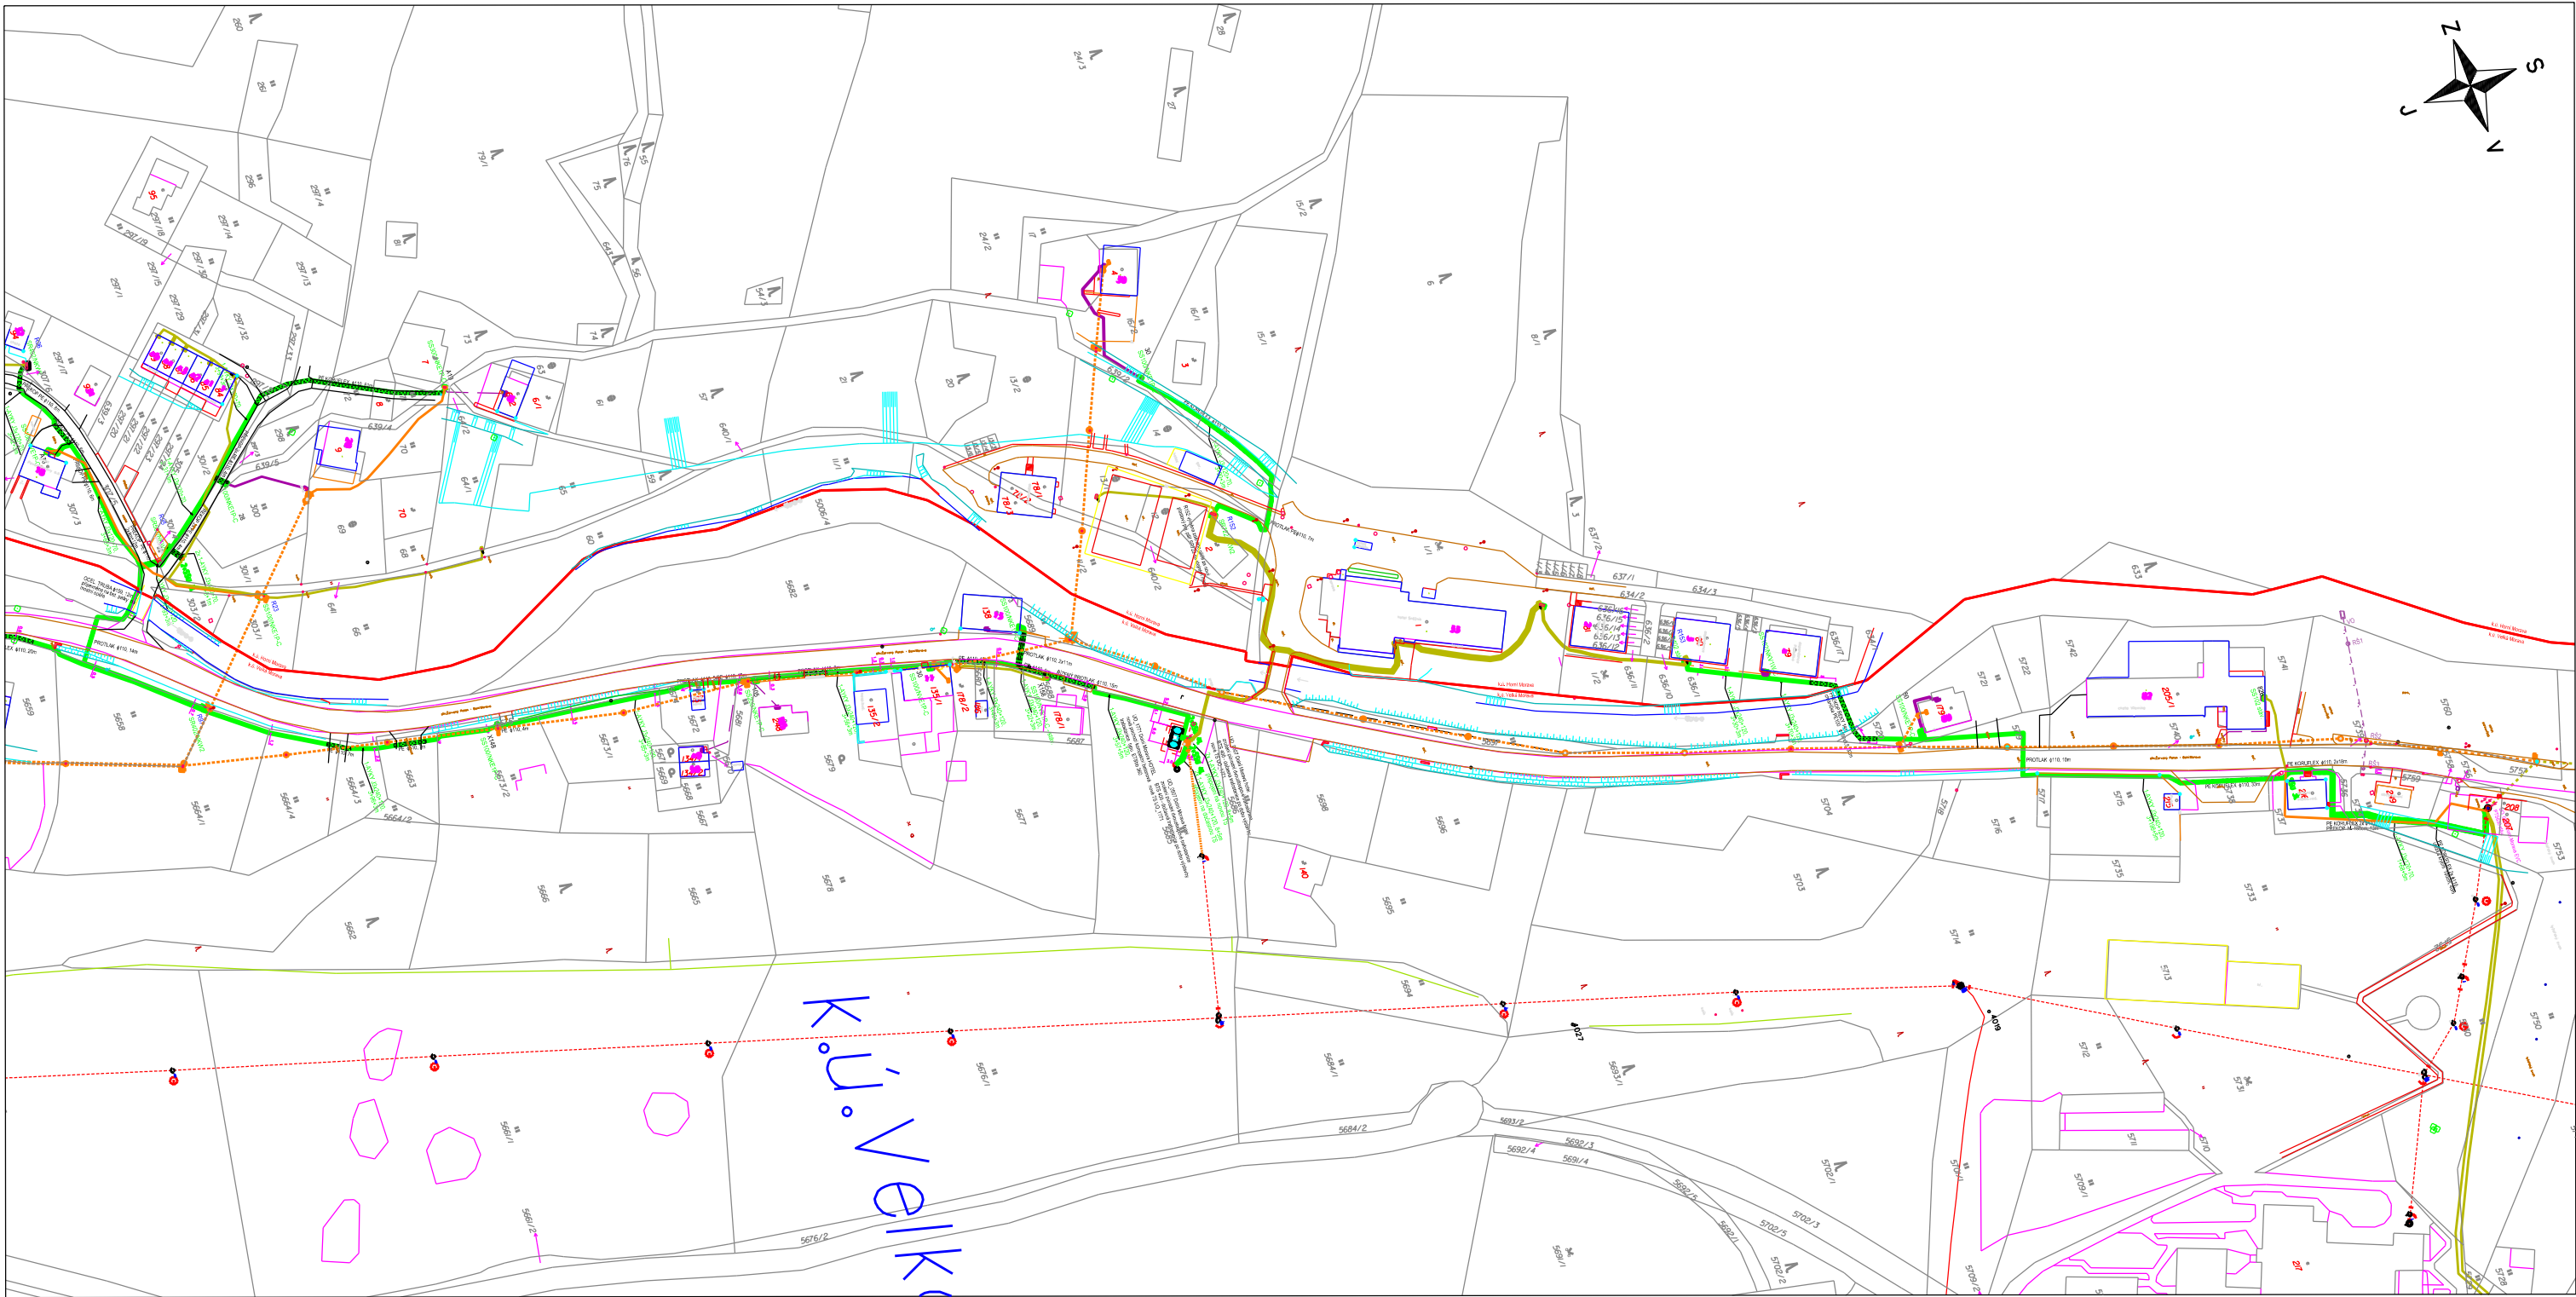

LEGENDA

- nové kabelové vedení nn
- stávající kabelové vedení nn
- - - stávající vrchní vedení nn
- ⊗ ⊕ stávající sloup ocelový / dřevěný
- ● stávající sloup betonový / střešní
- nové hlavní domovní vedení (HDV) CYKY J4x10 mm²
- - - stávající HDV (CYKY 4x10, AYKY 4x16)
- □ rozpojovací / přípojková skříň nn / elektrom. rozvaděč
- ⚡ ⚡ uzemnění / svodič přepětivčetně uzemnění
- demontované kabelové vedení nn
- - - demontované vrchní vedení nn
- ⊗ ⊕ demontovaný sloup ocelový / dřevěný
- ● demontovaný sloup betonový / střešní

Klad listů:

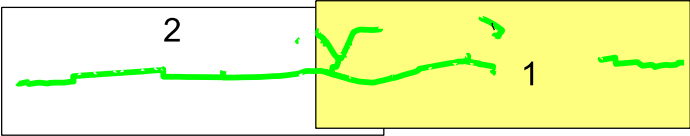

Kreslí:	Projektoval:	Vedoucí projektant:	Autorizoval:		
Ing. Luboš Hanuš	Ing. Luboš Hanuš	Ing. Jan Votroubek	Ing. Luboš Hanuš		
Místo: k.ú. Horní Morava, Velká Morava		Investor: ČEZ Distribuce, a.s. Děčín		Oddělení:	projekty
Název stavby: Dolní Morava rekonstrukce NN				Datum :	06/2020
				Stupeň dok.:	DUR
Část stavby: Kabelové vedení NN				Č. stavby :	IE-12-2007885
				Formát:	2x A4
Obsah výkresu: Situace stavby - od TS UO_0507 k UO_0665				Č. archivní:	2018-222
				Měřítko: 1:2000	Č. výkresu: C.1.1.1.