


**DOLNÍ MORAVA**  
**- kanalizační přípojky II. etapa**  
**KOORDINAČNÍ SITUACE č.6**

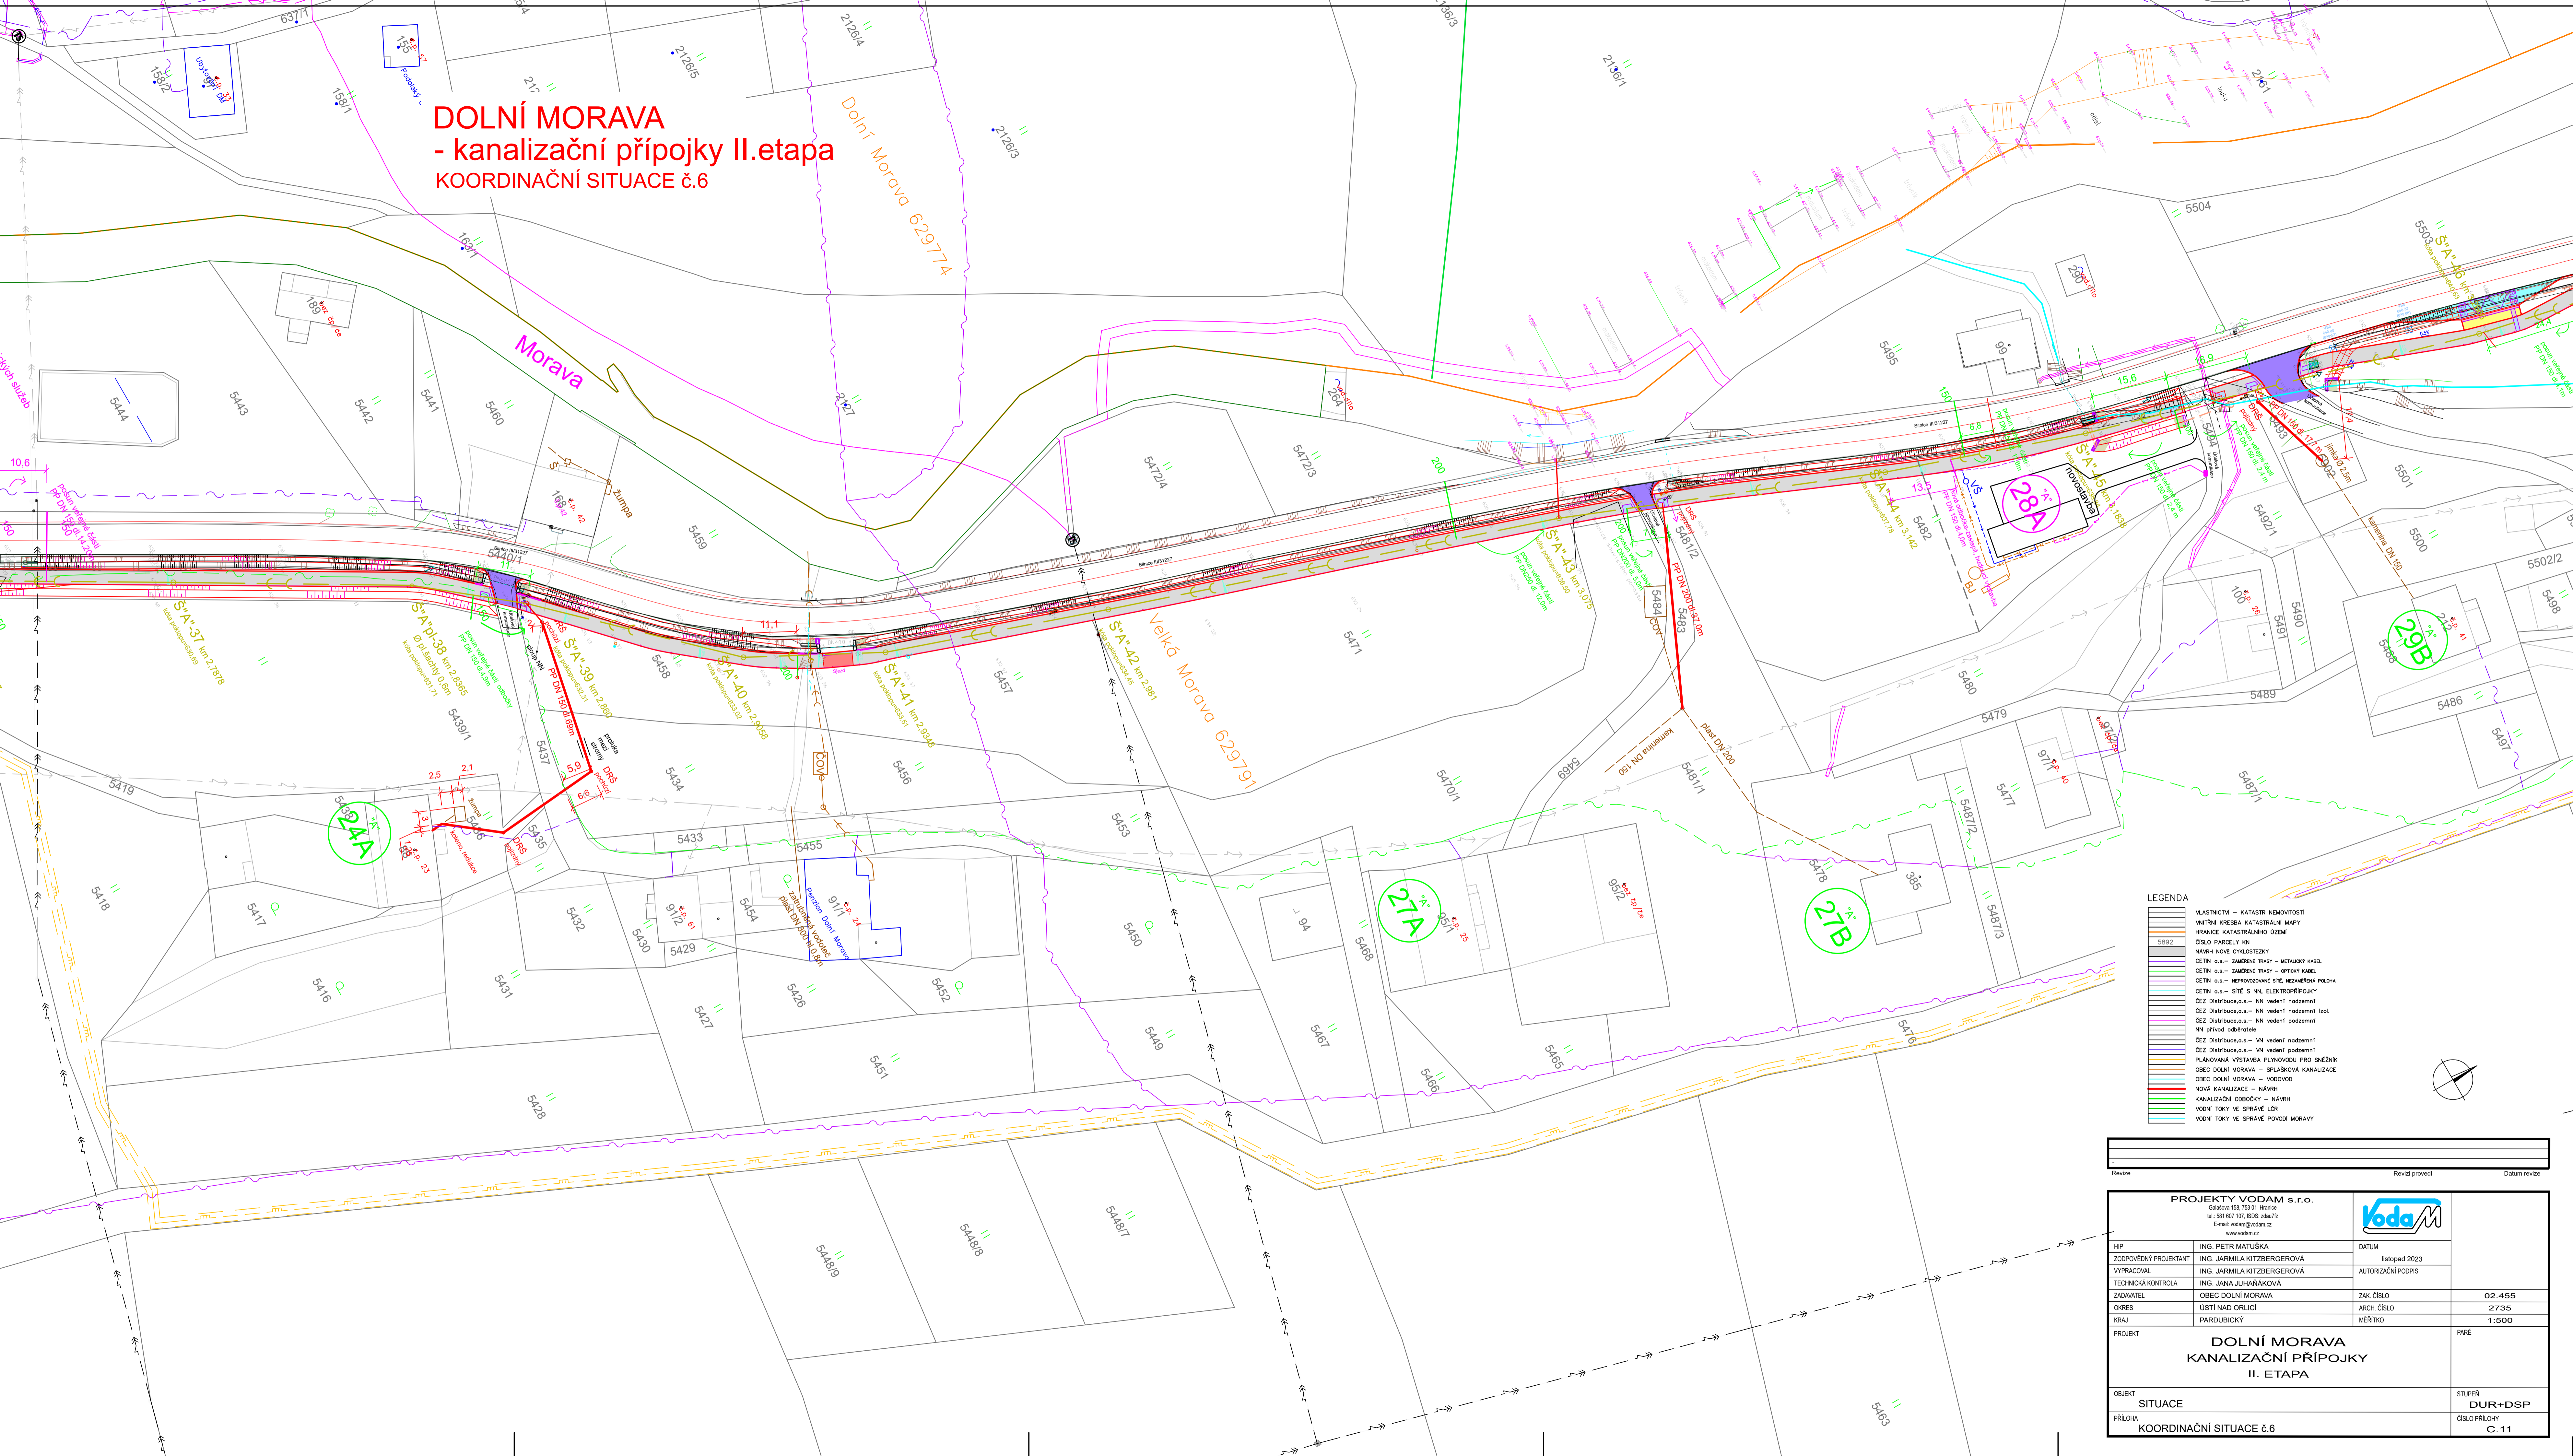

- LEGENDA**
- VLASTNICTVÍ – KATASTR NEMOVITOSTI
  - VNITŘNÍ KRESBA KATASTRÁLNÍ MAPY
  - HRANICE KATASTRÁLNÍHO ÚZEMÍ
  - ČÍSLO PARCELY KN
  - NÁVRH NOVÉ CHYTLUSTEDY
  - CETIN o.s. – ZAMĚŘENÉ TRASY – METALOVÝ KABEL
  - CETIN o.s. – ZAMĚŘENÉ TRASY – OPTICKÝ KABEL
  - CETIN o.s. – NEPROVOZOVANÉ ŠITÉ, NEZAMĚŘENÁ POLDNA
  - CETIN o.s. – SÍŤ S NN, ELEKTROPRÍPOJKY
  - ČEZ Distribuce a.s. – NN vedení nadzemní
  - ČEZ Distribuce a.s. – NN vedení nadzemní izol.
  - ČEZ Distribuce a.s. – NN vedení podzemní
  - NN přívod odběratele
  - ČEZ Distribuce a.s. – VN vedení nadzemní
  - ČEZ Distribuce a.s. – VN vedení podzemní
  - PLÁNOVANÁ VÝSTAVBA PLÁNOVANO PRO SŤŽEK
  - OBEC DOLNÍ MORAVA – SPLAŠKOVÁ KANALIZACE
  - OBEC DOLNÍ MORAVA – VODOVOD
  - NOVÁ KANALIZACE – NÁVRH
  - KANALIZAČNÍ ODBĚKTY – NÁVRH
  - VODNÍ TOKY VE SPRÁVĚ POVODI MORAVY

Revize	Revize provedl	Datum revize
<b>PROJEKTY VODAM s.r.o.</b> Gdčíslo: 159, 75311 Praha 6 tel.: 581 607 101, SDOS záduťe E-mail: vodam@vodam.cz www.vodam.cz		
HIP ZODPOVĚDNÝ PROJEKTANT VYPRACOVATEL TECHNICKÁ KONTROLA ZADNATEL OKRES KRAJ	ING. PETR MATUŠKA ING. JARMILA KITZBERGEROVÁ ING. JARMILA KITZBERGEROVÁ ING. JANA JIHAŠÁKOVÁ OBEC DOLNÍ MORAVA ÚSTÍ NAD ORLICÍ PARDUBICKÝ	DATUM listopad 2023 AUTORIZAČNÍ PODPIS ZAK. ČÍSLO 02.455 ARCH. ČÍSLO 2735 MĚŘÍTKO 1:500
<b>DOLNÍ MORAVA</b> <b>KANALIZAČNÍ PŘÍPOJKY</b> <b>II. ETAPA</b>		PÁRE
OBJEKT SITUACE PŘÍLOHA	KOORDINAČNÍ SITUACE č.6	STUPEŇ DUR+DSP ČÍSLO PŘÍLOHY C.11