


# DOLNÍ MORAVA - kanalizační přípojky II. etapa KOORDINAČNÍ SITUACE č.8

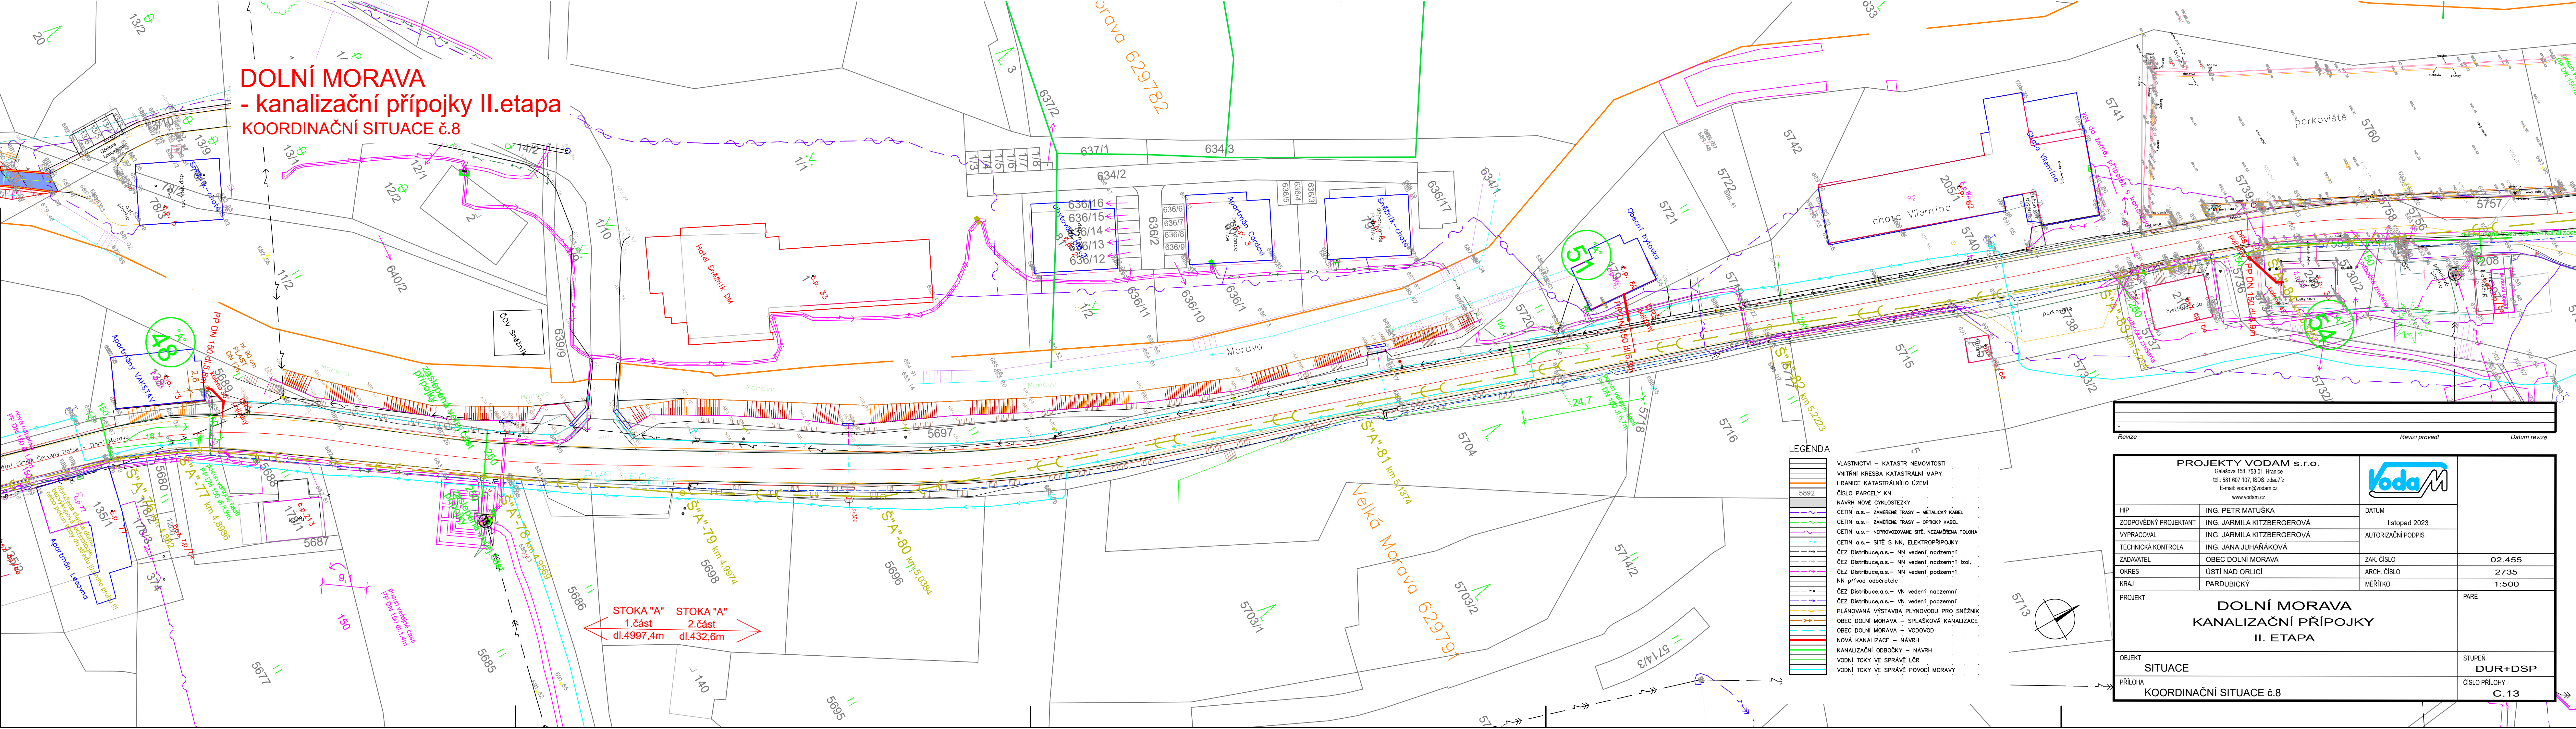

### LEGENDA

- VLASTNICTVÍ – KATASTR NEMOVITOSTI
- VNITŘNÍ KRESBA KATASTRÁLNÍ MAPY
- HRANICE KATASTRÁLNÍHO ÚZEMÍ
- ČÍSLO PARCELY KN
- NÁVRH NOVÉ CYKLOSTEZKY
- CETIN a.s. – ZAMĚŘENÉ TRASY – METALICKÝ KABEL
- CETIN a.s. – ZAMĚŘENÉ TRASY – OPTICKÝ KABEL
- CETIN a.s. – NEPROVOZOVANÉ SÍTĚ, NEZAMĚŘENÁ POLOHA
- CETIN a.s. – SÍTĚ S NN, ELEKTROPŘÍPOJKY
- ČEZ Distribuce, a.s. – NN vedení nadzemní
- ČEZ Distribuce, a.s. – NN vedení nadzemní izol.
- ČEZ Distribuce, a.s. – NN vedení podzemní
- NN převod odběratele
- ČEZ Distribuce, a.s. – VN vedení nadzemní
- ČEZ Distribuce, a.s. – VN vedení podzemní
- PLÁNOVANÁ VÝSTAVBA PLYNOVODU PRO SNĚŽNÍK
- OBEC DOLNÍ MORAVA – SPLAŠKOVÁ KANALIZACE
- OBEC DOLNÍ MORAVA – VODOVOD
- NOVÁ KANALIZACE – NÁVRH
- KANALIZAČNÍ ODBOČKY – NÁVRH
- VODNÍ TOKY VE SPRÁVĚ LČR
- VODNÍ TOKY VE SPRÁVĚ POVODÍ MORAVY

STOKA "A" STOKA "A"  
1. část 2. část  
dl.4997,4m dl.432,6m

Revize	Revizi provedl	Datum revize
--------	----------------	--------------

<b>PROJEKTY VODAM s.r.o.</b>			DATUM listopad 2023
Gatašova 158, 753 01 Hranice tel.: 581 607 107, ISDS: zduw7tz E-mail: vodam@vodam.cz www.vodam.cz			
HIP	ING. PETR MATUŠKA	AUTORIZAČNÍ PODPIS	ZAK. ČÍSLO 02.455
ZOOPOVĚDNÝ PROJEKTANT	ING. JARMILA KITZBERGEROVÁ		
VYPRACOVAL	ING. JARMILA KITZBERGEROVÁ	ARCH. ČÍSLO 2735	MĚŘÍTKO 1:500
TECHNICKÁ KONTROLA	ING. JANA JUHAŇÁKOVÁ		
ZADAVATEL	OBEC DOLNÍ MORAVA	PARÉ	STUPEŇ DUR+DSP
OKRES	ÚSTÍ NAD ORLÍCÍ		
KRAJ	PARDUBICKÝ	ČÍSLO PŘÍLOHY C. 13	
PROJEKT	<b>DOLNÍ MORAVA KANALIZAČNÍ PŘÍPOJKY II. ETAPA</b>		
OBJEKT	SITUACE		
PŘÍLOHA	KOORDINAČNÍ SITUACE č.8		